


PROJEKT ZAGOSPODAROWANIA TERENU

Wodociąg PEdn90 z przyłączami PEdn50
dz. nr 21, 8 obr. 3 Miasto Lidzbark Warmiński
INWESTOR:
Polski Związek Działkowców, Rodzinny
Ogród Działkowy im. Ignacego Krasickiego
w Lidzbarku Warmińskim, ul. Rolna

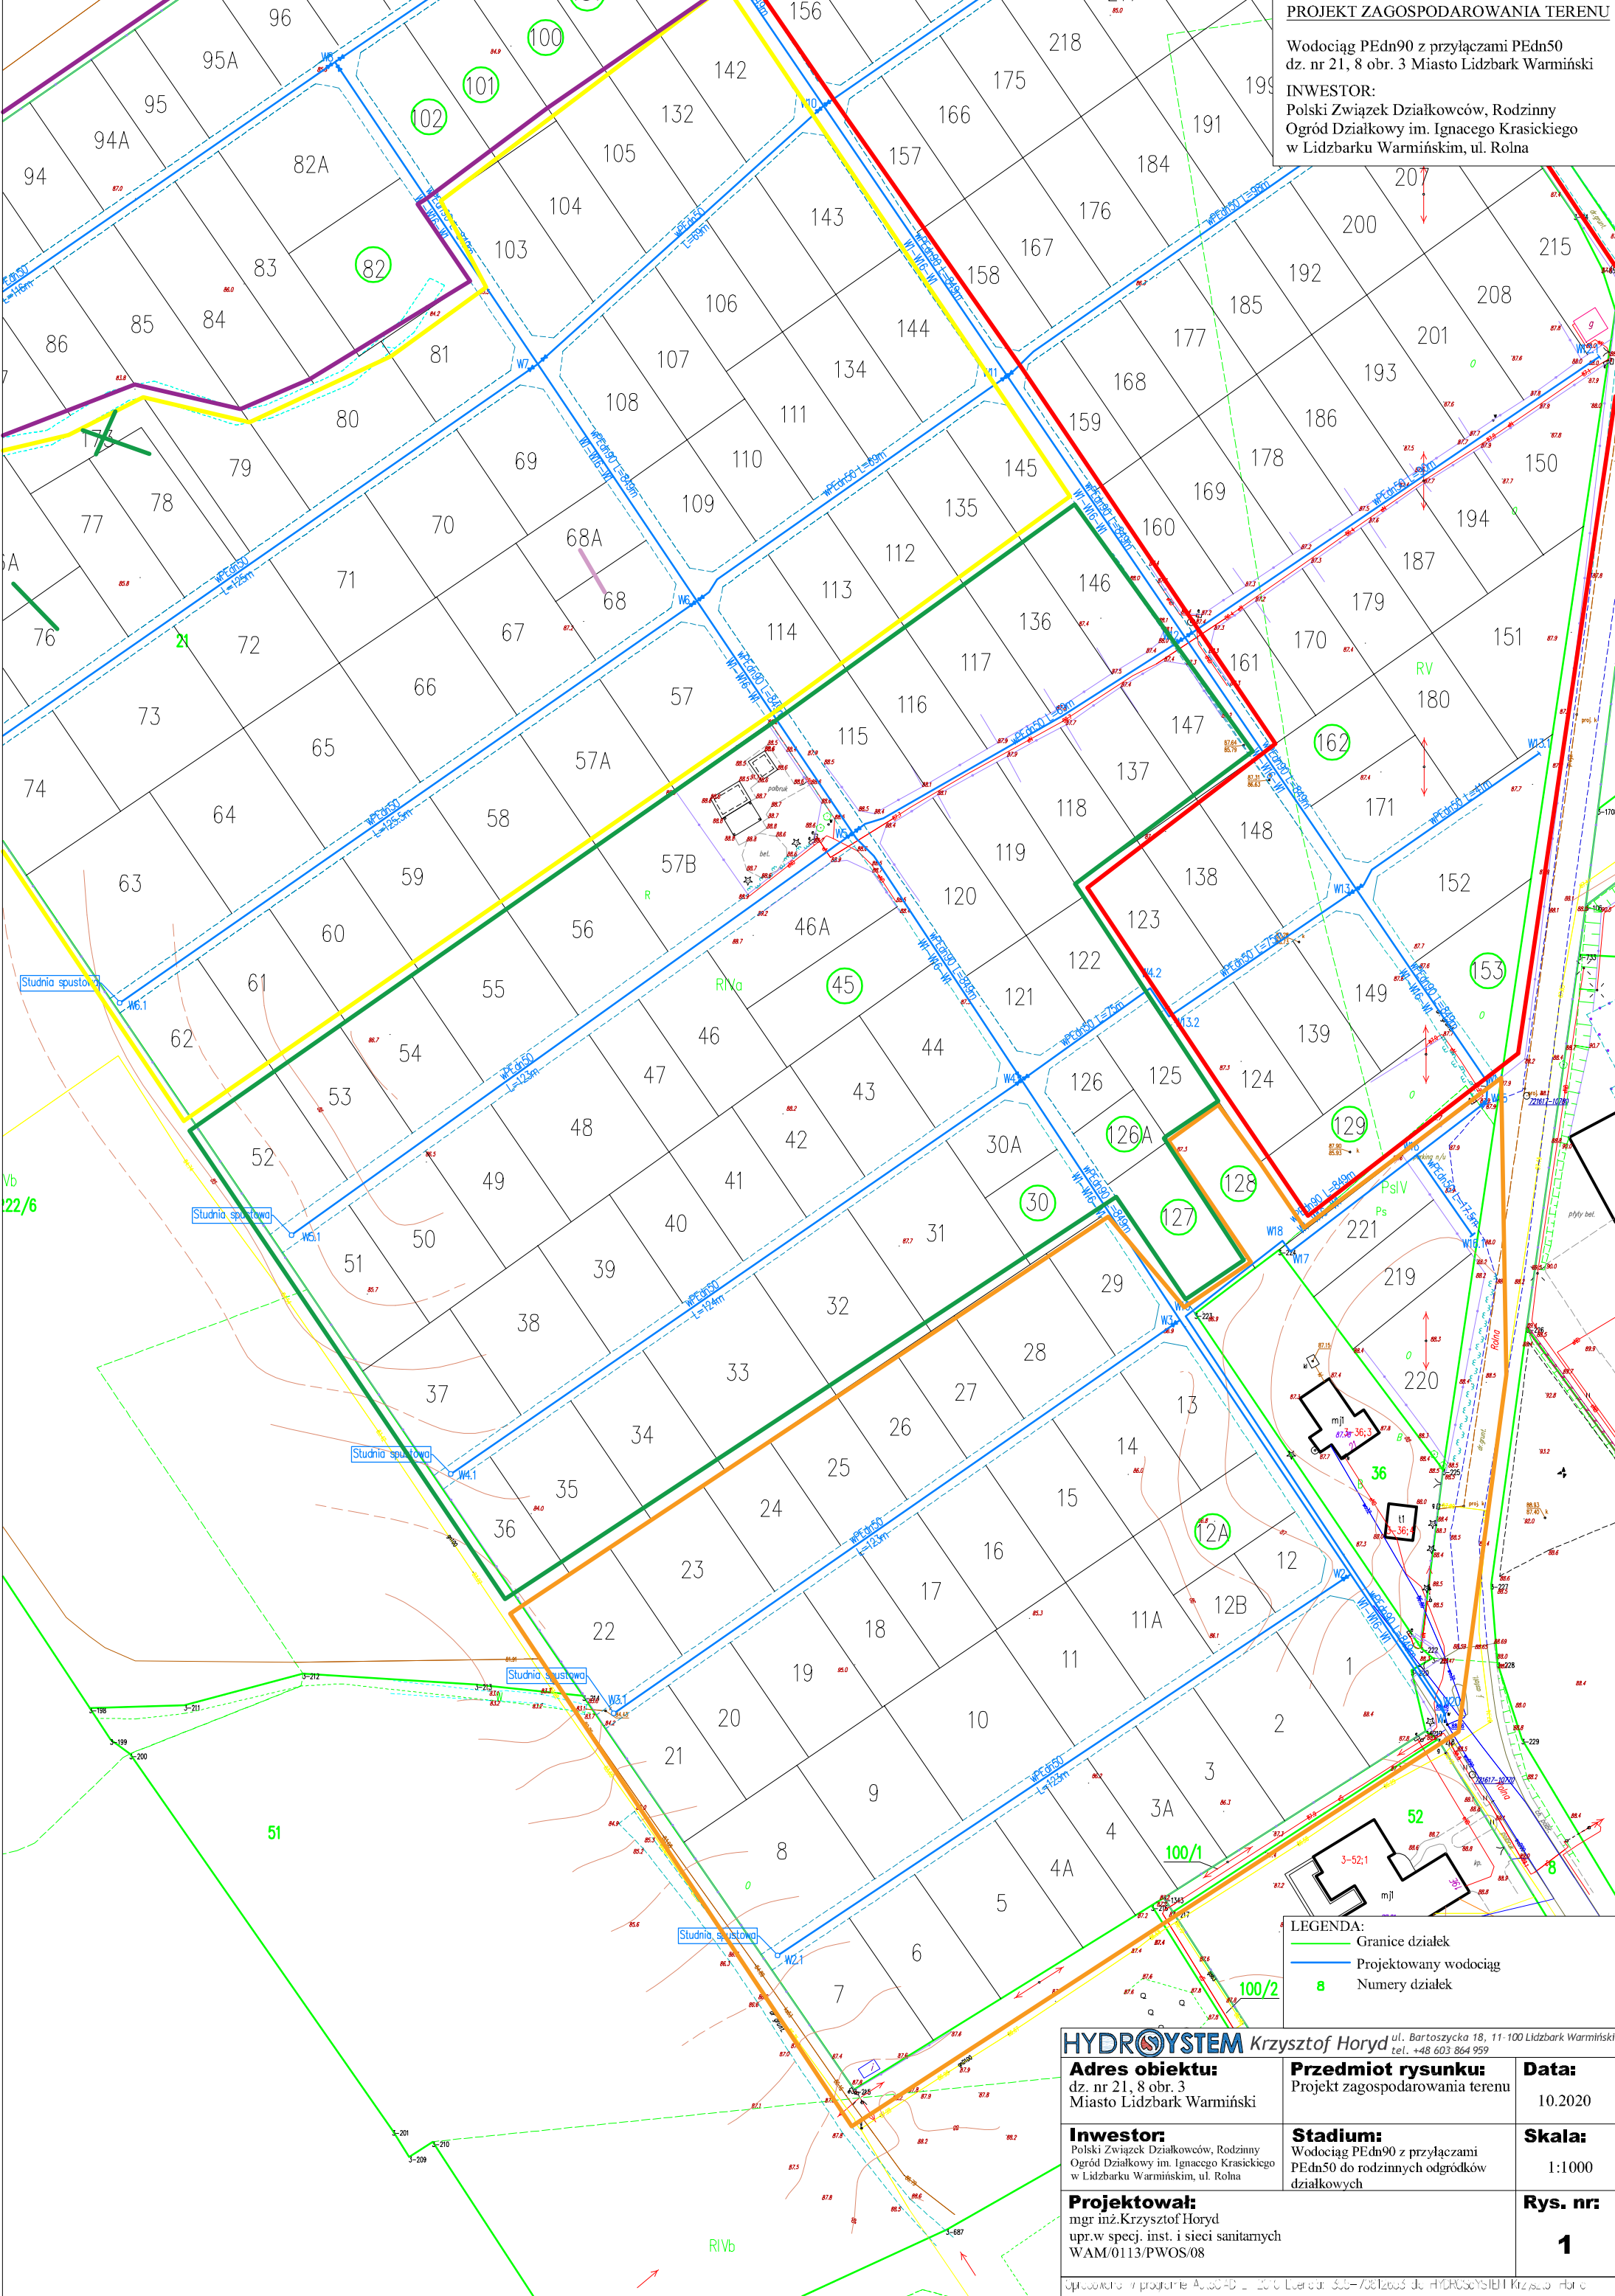

LEGENDA:
— Granice działek
— Projektowany wodociąg
8 Numery działek

HYDROSYSTEM Krzysztof Horyd ul. Bartoszycka 18, 11-100 Lidzbark Warmiński tel. +48 603 864 959		
Adres obiektu: dz. nr 21, 8 obr. 3 Miasto Lidzbark Warmiński	Przedmiot rysunku: Projekt zagospodarowania terenu	Data: 10.2020
Inwestor: Polski Związek Działkowców, Rodzinny Ogród Działkowy im. Ignacego Krasickiego w Lidzbarku Warmińskim, ul. Rolna	Stadium: Wodociąg PEdn90 z przyłączami PEdn50 do rodzinnych ogródków działkowych	Skala: 1:1000
Projektował: mgr inż. Krzysztof Horyd upr. w specj. inst. i sieci sanitarnych WAM/0113/PWOS/08	Rys. nr: 1	