


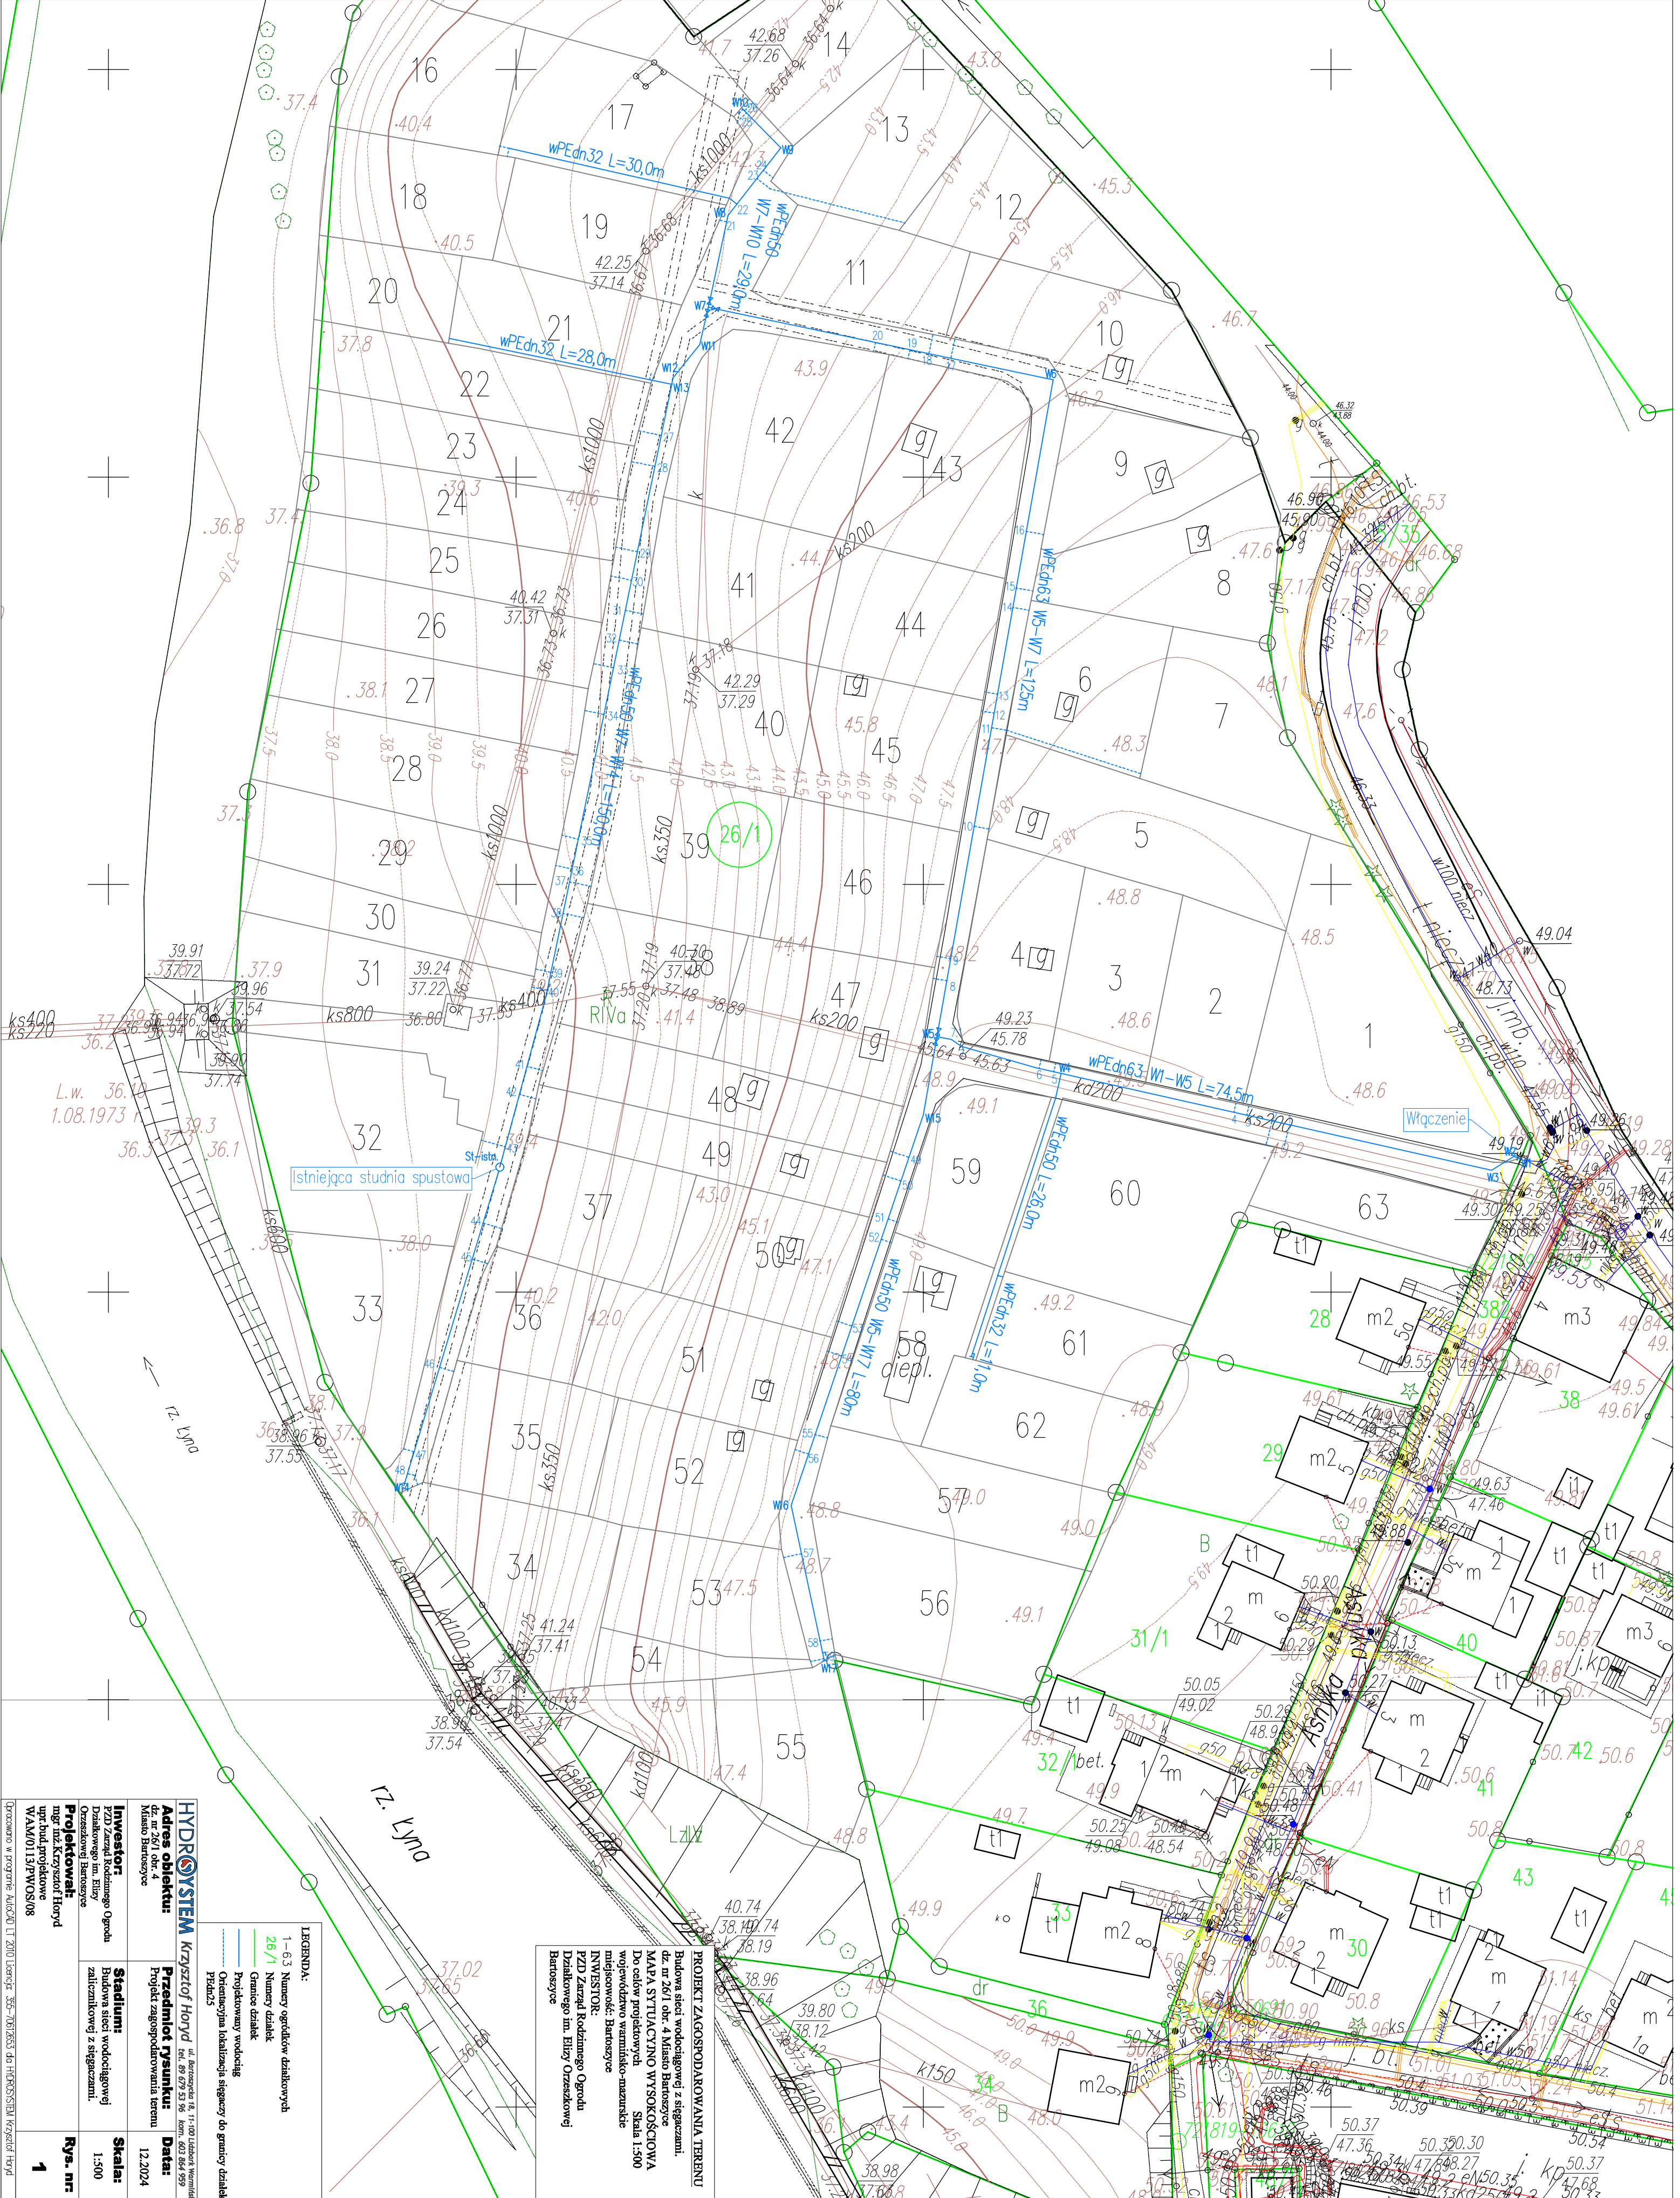

HYDROSYSTEM

Adres obiektu: Krzysztof Horyd
dz. nr 26/1 obr. 4
Miasto Bartoszyce

Projekt zagospodarowania terenu

Investor: PZD Zarząd Rodzinnego Ogrodu
Działkowego im. Elżby Orzeszkowej
Bartoszyce

Projektant: mgr inż. Krzysztof Horyd
upr. bud. projektowe
WAM/0113/PWOS/08

Skala: 1:500

Data: 12.2024

Rys. nr: 1

LEGENDA:

1-63

Numery ogródków działkowych

26/1

Numer działek

Granice działek

Projektowany wodociąg

Orientacyjna lokalizacja stęgaczy do granicy działek

Pródki

PROJEKT ZAGOSPODAROWANIA TERENU
Budowa sieci wodociągowej z siegaczami.
dz. nr 26/1 obr. 4 Miasto Bartoszyce
MAPA SYTUACYJNO WYSOKOŚCIOWA
Do celów projektowych
Skala 1:500
miejscowość: Bartoszyce
INWESTOR:
PZD Zarząd Rodzinnego Ogrodu
Działkowego im. Elżby Orzeszkowej
Bartoszyce